


### Légende

- Gouttière EP
- Regard EP
- Regard EU
- Réseaux Eaux Pluviales
- Réseaux Eaux Usées
- Siphon
- RIA
- Extincteur à eau + additif
- Extincteur à CO2
- Bouches incendie, poteaux incendie
- Caisse de stockage en bois

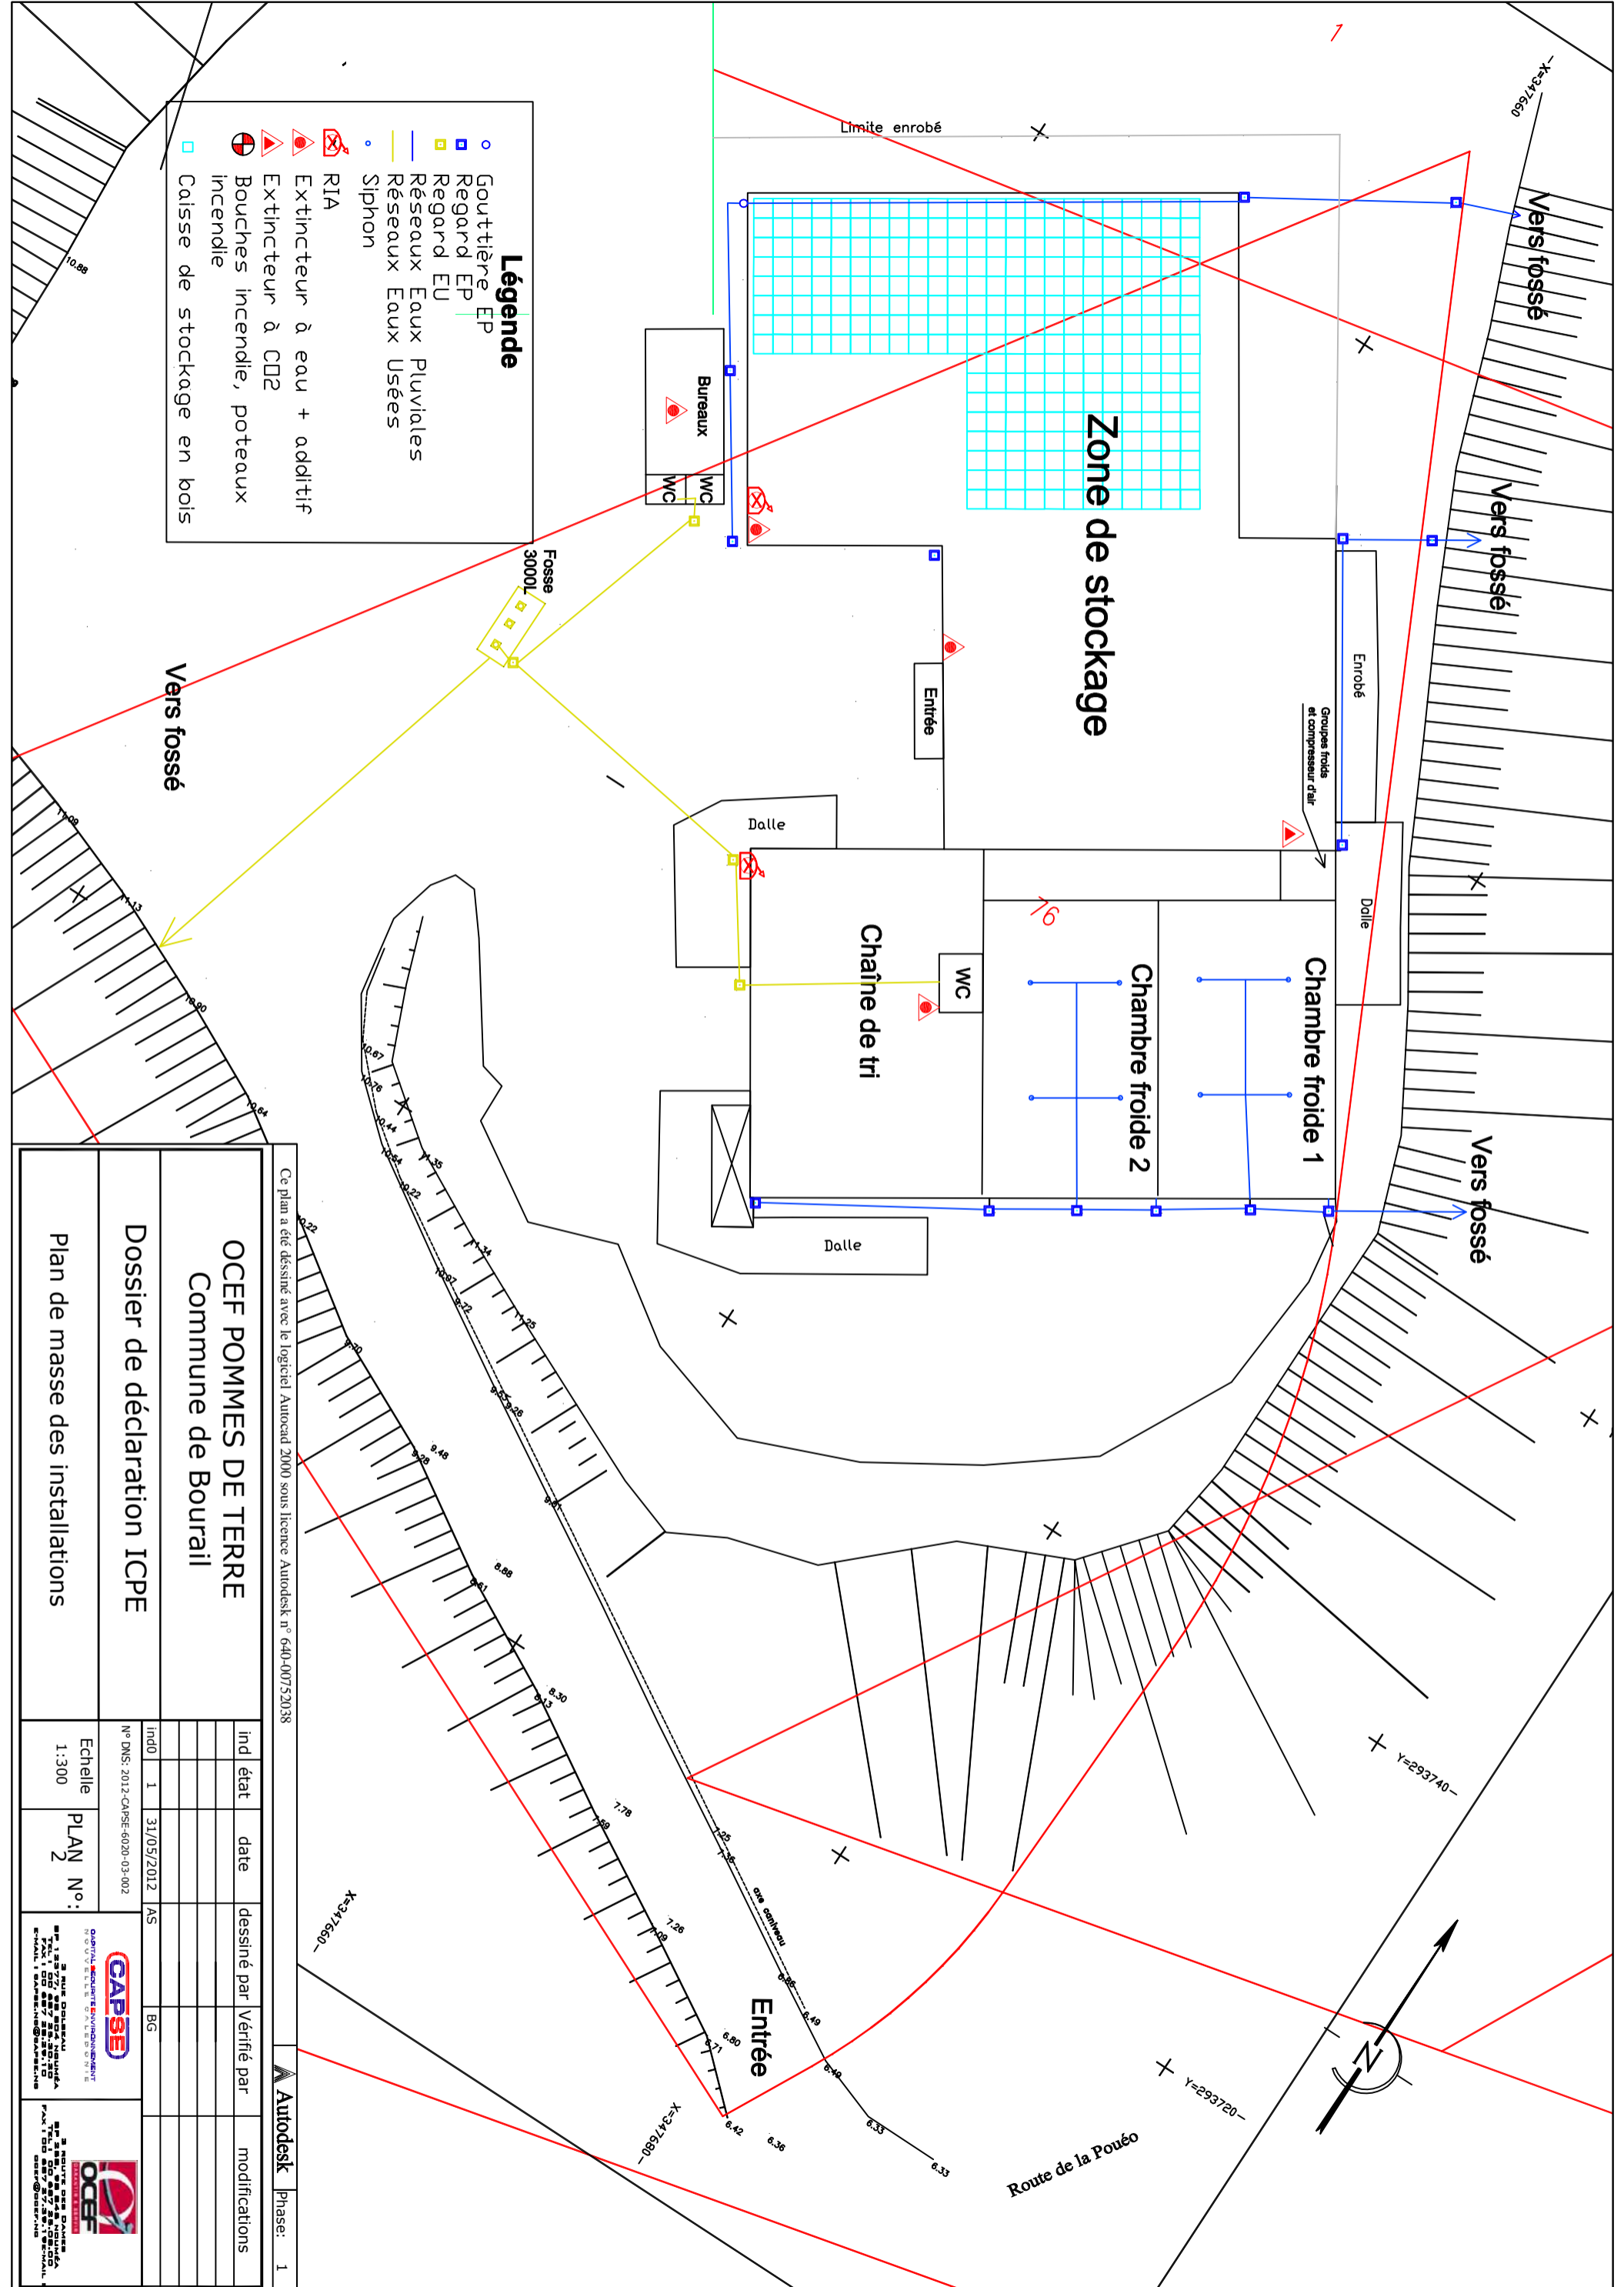

Ce plan a été dessiné avec le logiciel AutoCAD 2000 sous licence Autodesk n° 640-00752038

## OCEF POMMES DE TERRE

### Commune de Bourail

### Dossier de déclaration ICPE

### Plan de masse des installations

ind	état	date	dessiné par	Vérifié par	modifications
In00	1	31/05/2012	AS	BG	

N° DNS: 2012-CARSE-6020-03-002

Echelle 1:300

PLAN N°:

**CAPSE**  
CABINET D'ARCHITECTURE  
POMMES DE TERRE  
RUE DE LA POUÉBO  
92100 BOURAIL  
Tél : 03 20 87 88 10  
Fax : 03 20 87 88 11  
E-mail : capse@capse.fr

**OCEF**  
OCCUPATION COMMERCIALE  
POMMES DE TERRE  
RUE DE LA POUÉBO  
92100 BOURAIL  
Tél : 03 20 87 88 10  
Fax : 03 20 87 88 11  
E-mail : ocef@ocef.fr

Autodesk Phase: 1